


MODERNIZACJA OCZYSZCZALNI ŚCIEKÓW W KŁODZKU INSTALACJE ELEKTRYCZNE W BUDYNKU DMUCHAW

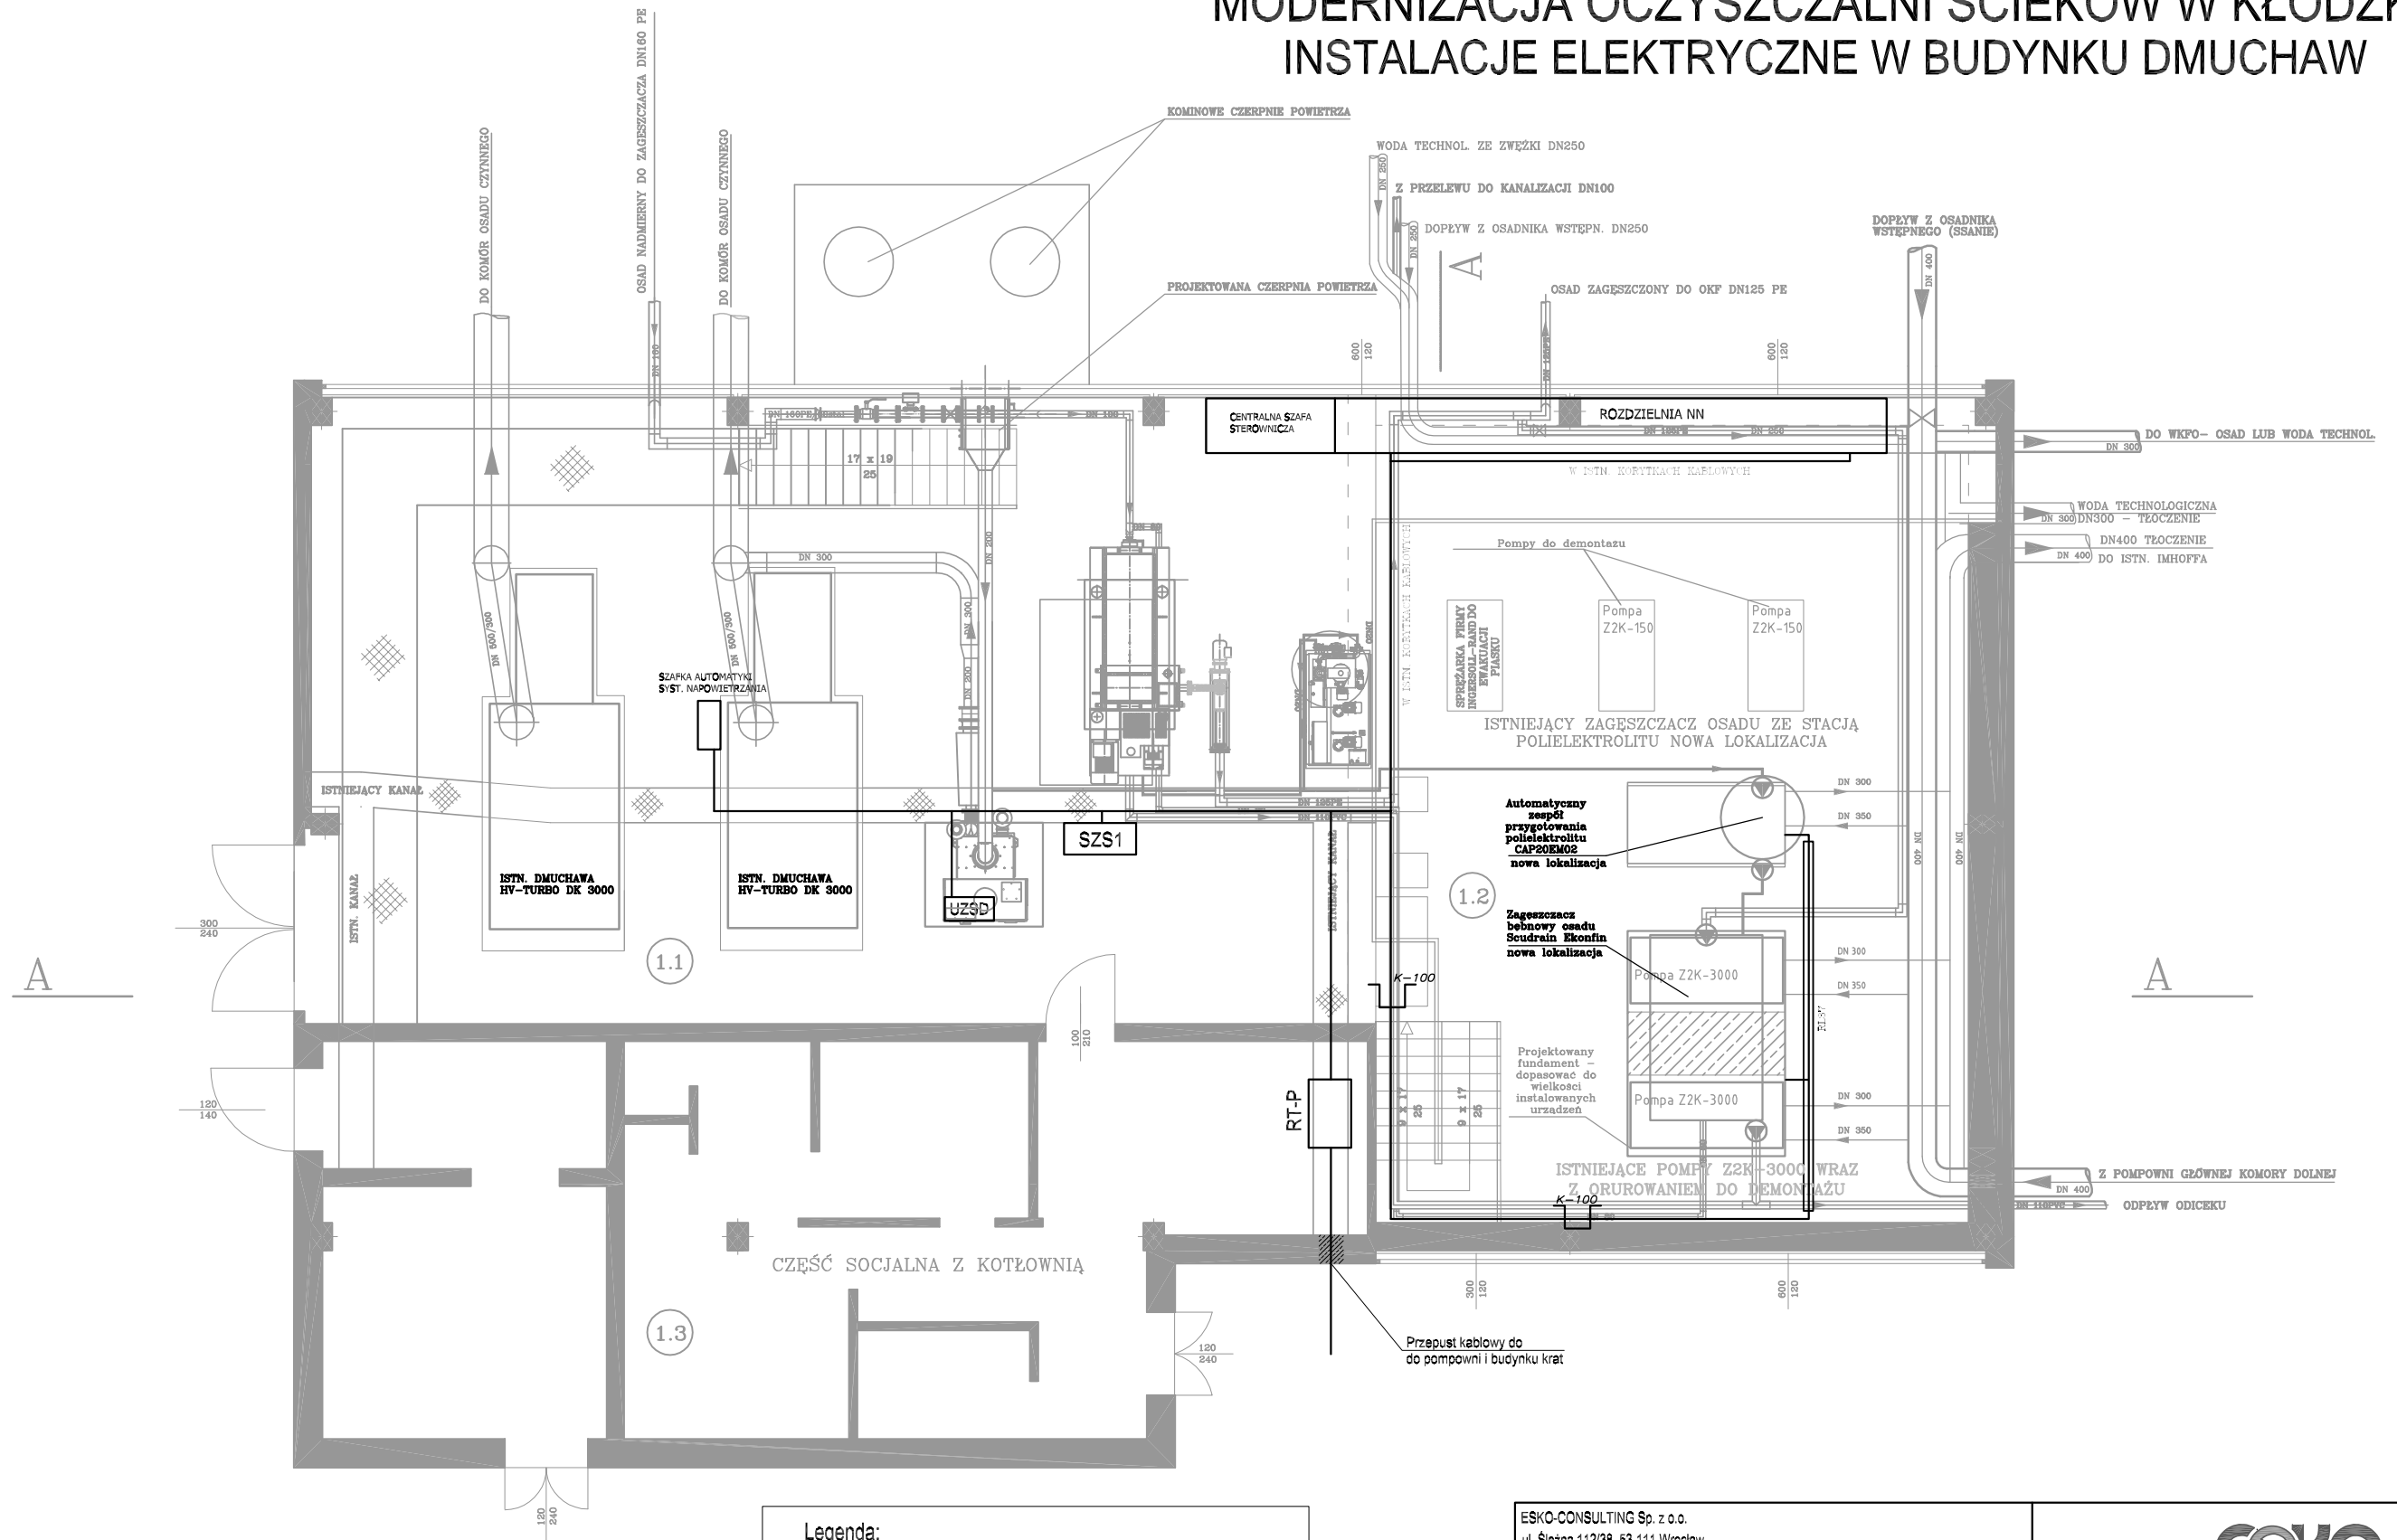

Legenda:	
SZS1	Szafa zasilająco-sterownicza wirówki Układ zasilająco-sterowniczy dmuchawy z falownikiem
UZSD	Rozdzielnica technologiczna zasilająco-sterownicza pompowni głównej
RT-P	Korytko stalowe ocynkowane, H60
—	Linie zasilające i sterownicze

ESKO-CONSULTING Sp. z o.o. ul. Ślężna 112/38, 53-111 Wrocław BIURO: ul. Sikorskiego 19, 65-454 Zielona Góra tel. (68) 451-85-86, fax (68) 451-85-85 e-mail: sekretariat@esko.org.pl		
Branża:	ELEKTRYCZNA I AKPIA	
Nazwa zamówienia:	MODERNIZACJA OCZYSZCZALNI ŚCIEKÓW W KŁODZKU	Skala: 1:100
Tytuł rysunku:	Instalacje elektryczne w budynku dmuchaw	Nr rys.: EL-03
Projektował:	mgr inż. Arkadiusz Sadowski	Upr. bud nr 130/90/ZG do projektowania bez ograniczeń w spec. instalacyjnej podpis: 09.2015
Sprawił:	mgr inż. Andrzej Wróblewski	Upr. bud nr LBS/0096/POE/12 do projektowania bez ograniczeń w spec. instalacyjnej podpis: 09.2015