


# MODERNIZACJA OCZYSZCZALNI ŚCIEKÓW W KŁODZKU

## HALA SUSZARNI

Rzut dachu

Skala 1:100

RZĘDNA PORÓWNAWICZA  
± 0,00 = 283,60m n.p.m.

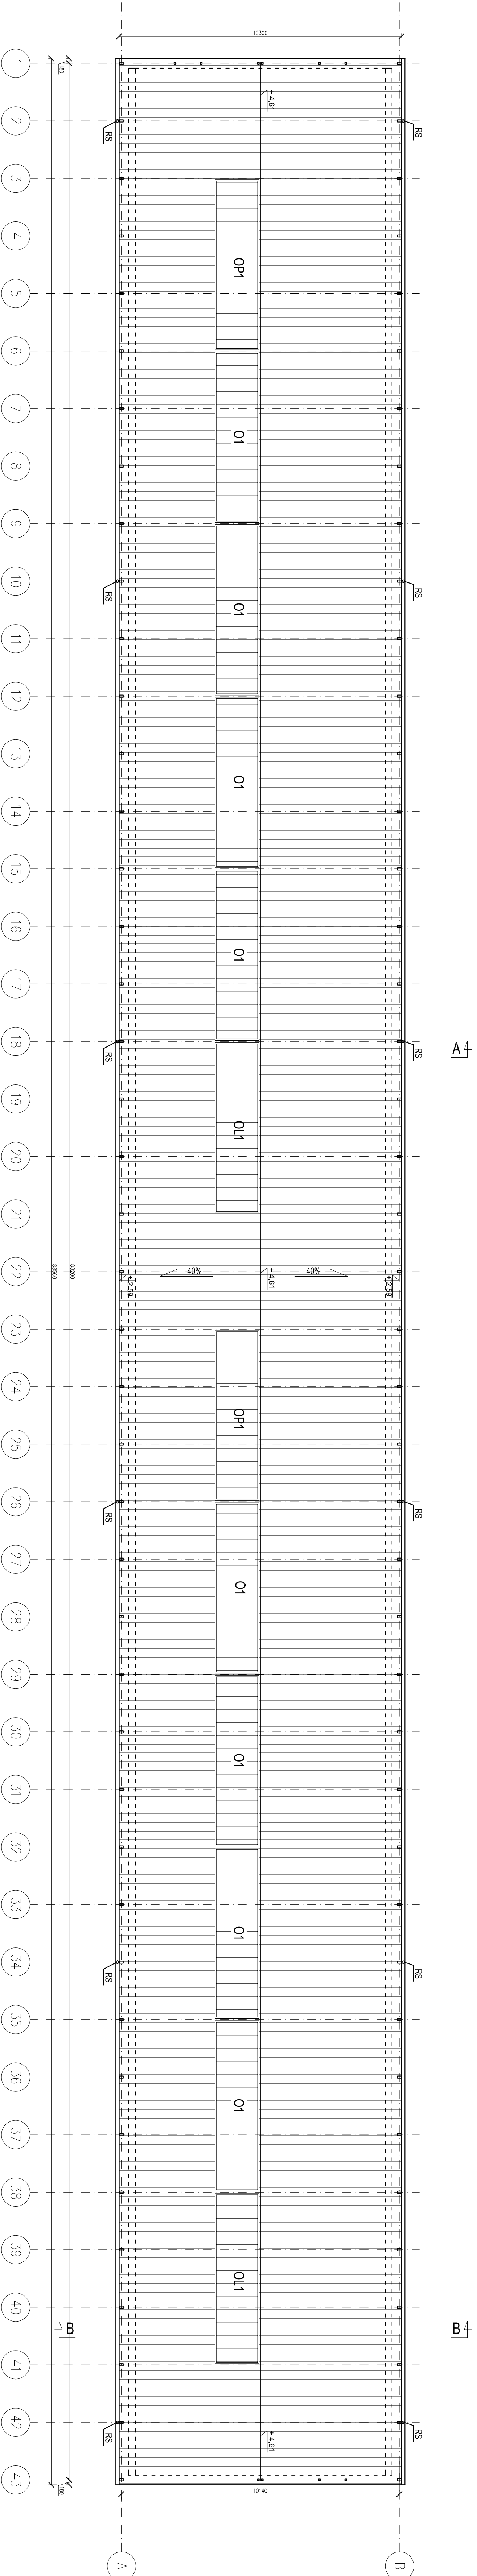

A

A

B

B

A

B

ESKO CONSULTING Sp. z o.o. ul. Słowiańska 11/208, 52-111 Wrocław tel. (71) 73 45 46, fax. (71) 47 45 45 e-mail: biuro@esko.pl			
Branża: Nazwa zamawiającego: Tytuł projektu: Projektant: Opracował: Opisał:	ARCHITEKTONICZNA I KONSTRUKCYJNA Modernizacja oczyszczalni ścieków w Kłodzku HALA SUSZARNI Rzut dachu mgr inż. Barbara Majęda mgr inż. Barbara Żok mgr inż. Marcin Sobczyk	Skala: 1:100 Nr projektu: 3/PB Data: 04.2016 Projekt: 04.2016	Upr. bud. 12872/2016/16/1000/16/1000/16/1000/16/1000 Upr. arch. 12872/2016/16/1000/16/1000/16/1000/16/1000 Upr. inż. 12872/2016/16/1000/16/1000/16/1000/16/1000