


# MODERNIZACJA OCZYSZCZALNI ŚCIEKÓW W KŁODZKU

## Rys. 1A PROJEKT ZAGOSPODAROWANIA TERENU

### Skala 1:500

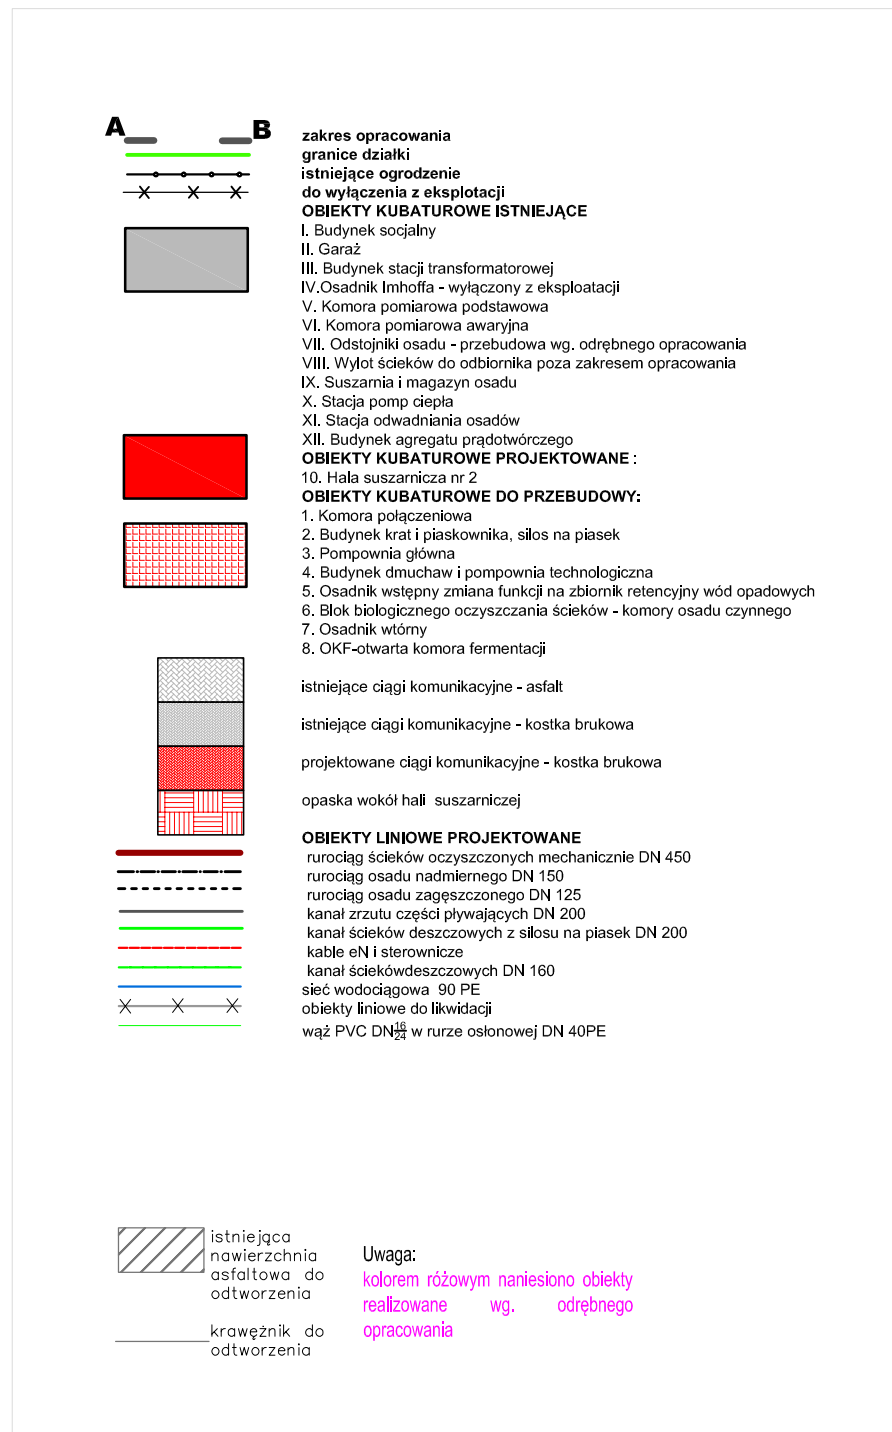

ESKO-CONSULTING Sp. z o.o. ul. Słoneczna 11238, 53-111 Wrocław BIURO: ul. Sikorskiego 10, 65-454 Żelazna Góra tel. (71) 451-85-86, fax (76) 451-85-85 e-mail: sekretariat@eskoconsulting.pl			
Imię i nazwisko		M. uszanowani	
Projekt wykonawczy			
Sprawdzający	mgr inż. Bożena Boczmańska	mgr inż. ESKO-CONSULTING	11.2015r.
Projektant	mgr inż. Bożena Markowska - Motowidło	ul. Słoneczna 11238, 53-111 Wrocław	11.2015r.
Projektant	mgr inż. Barbara Jachimko	ul. Słoneczna 11238, 53-111 Wrocław	11.2015r.
Obiekt	OCZYSZCZALNIA ŚCIEKÓW W KŁODZKU		
Adres obiektu	działka nr 10 obręb 0003 Ustronie		
Zadanie inwestycyjne	"Modernizacja oczyszczalni ścieków w Kłodzku"		skala 1:500
Tytuł rysunku	PROJEKT ZAGOSPODAROWANIA TERENU		rys. nr
Inwestor	„Wodociągi Kłodzkie” Sp. z o.o. ul. Piastowska 14 B, 57-300 Kłodzko		1A